


VIA EMILIO GOLA

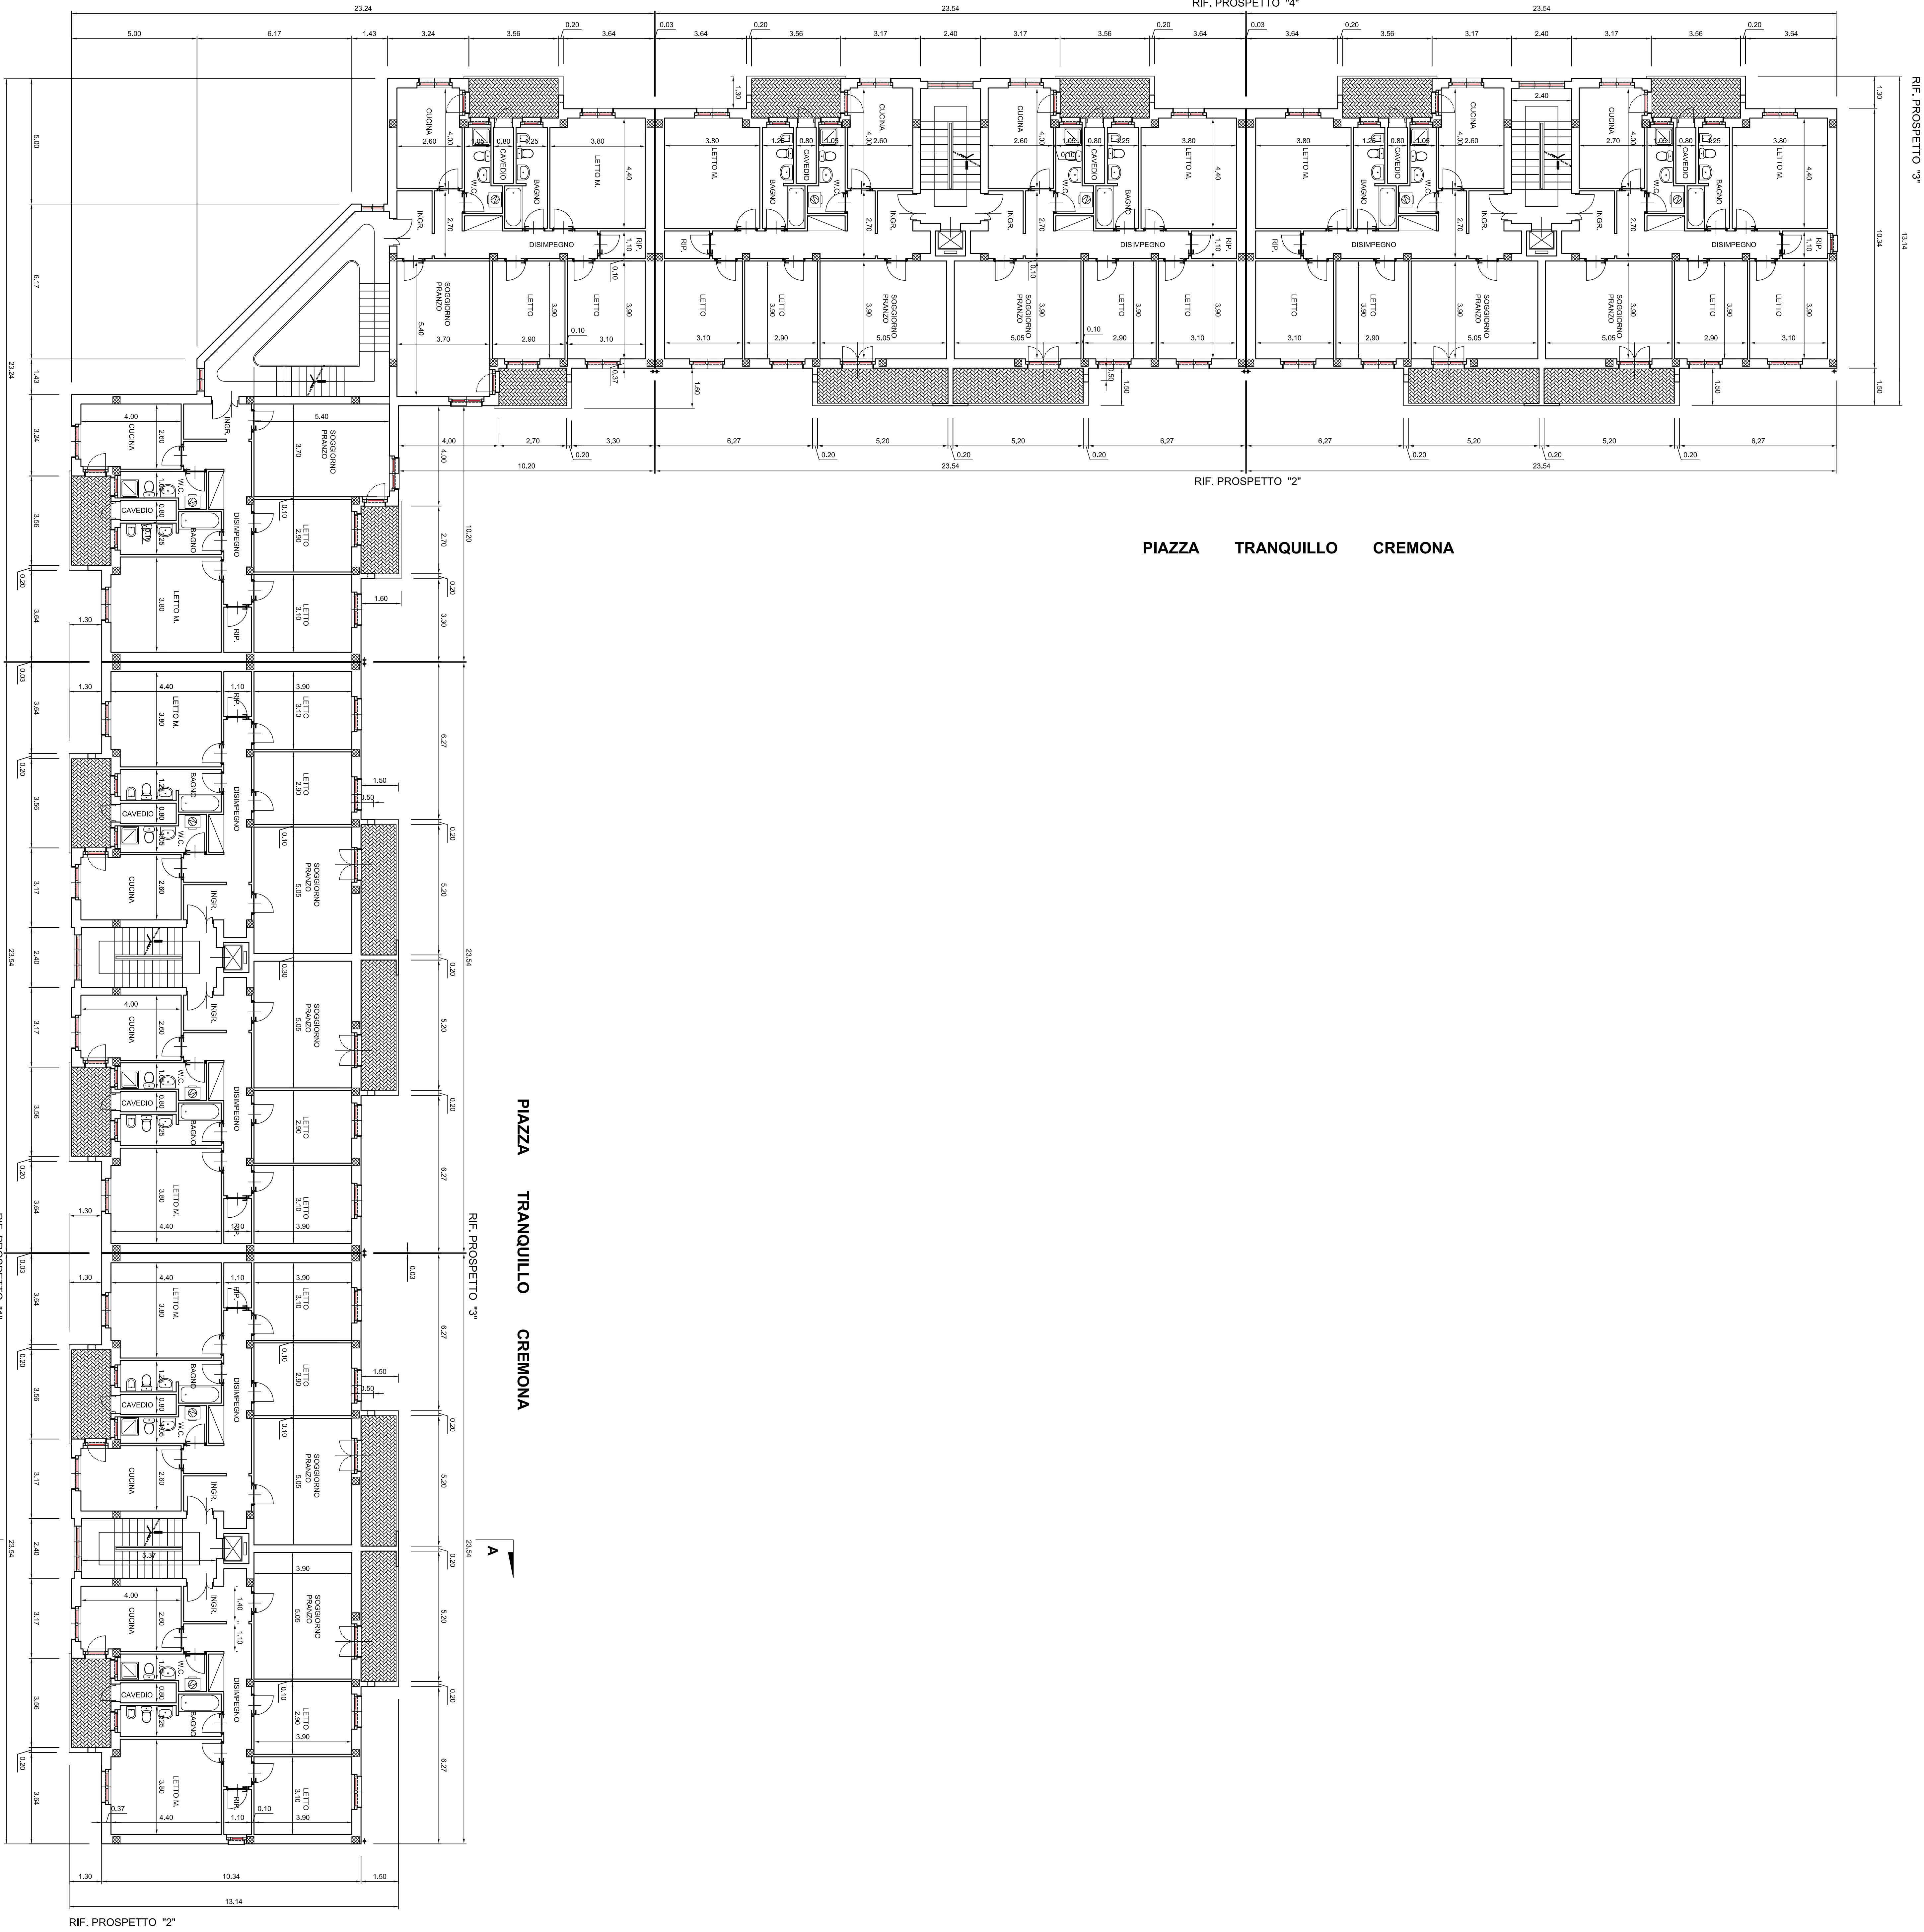

ARCA NORD SALENTO

GIÀ I.A.C.P. PER LA PROVINCIA DI BRINDISI

INTERVENTO DI ERP
AL FINE DEL RECUPERO E RISANAMENTO
ALLOGGI E.R.P.
NEL COMUNE DI BRINDISI
QUARTIERE S. ELIA
VIA E. GOLA, VIA D. RANZONI - LOTTO 51.

PROGETTO ESECUTIVO

PROGETTISTA:

ING. ANTONIO LUCASINO

RESPONSABILE DEL PROCEDIMENTO:

ARCH. GIANLUIGI TUCI

COORDINATORE SICUREZZA

ING. ANTONIO LUCASINO

ING. ANTONIO LUCASINO

DATA:

SCALA: 1:100

ARCHIVO:

TAV. 3

PIANTA PIANO
1° - 2° - 3°