



VIA EMILIO GOLA

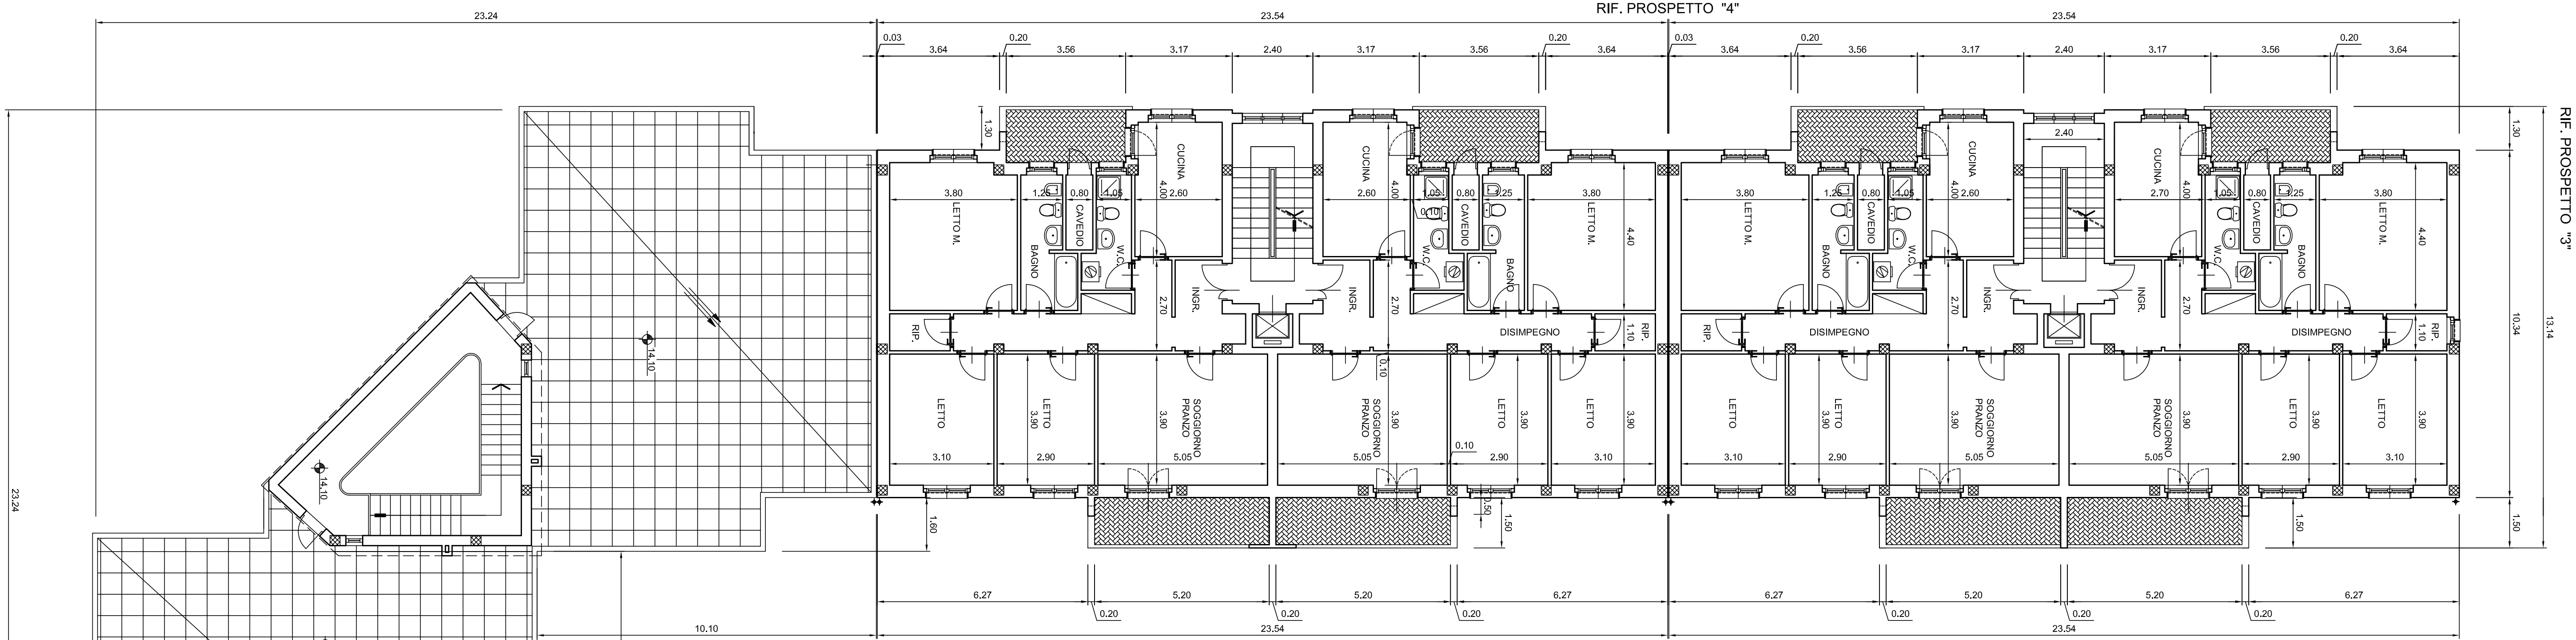

PIAZZA TRANQUILLO CREMONA

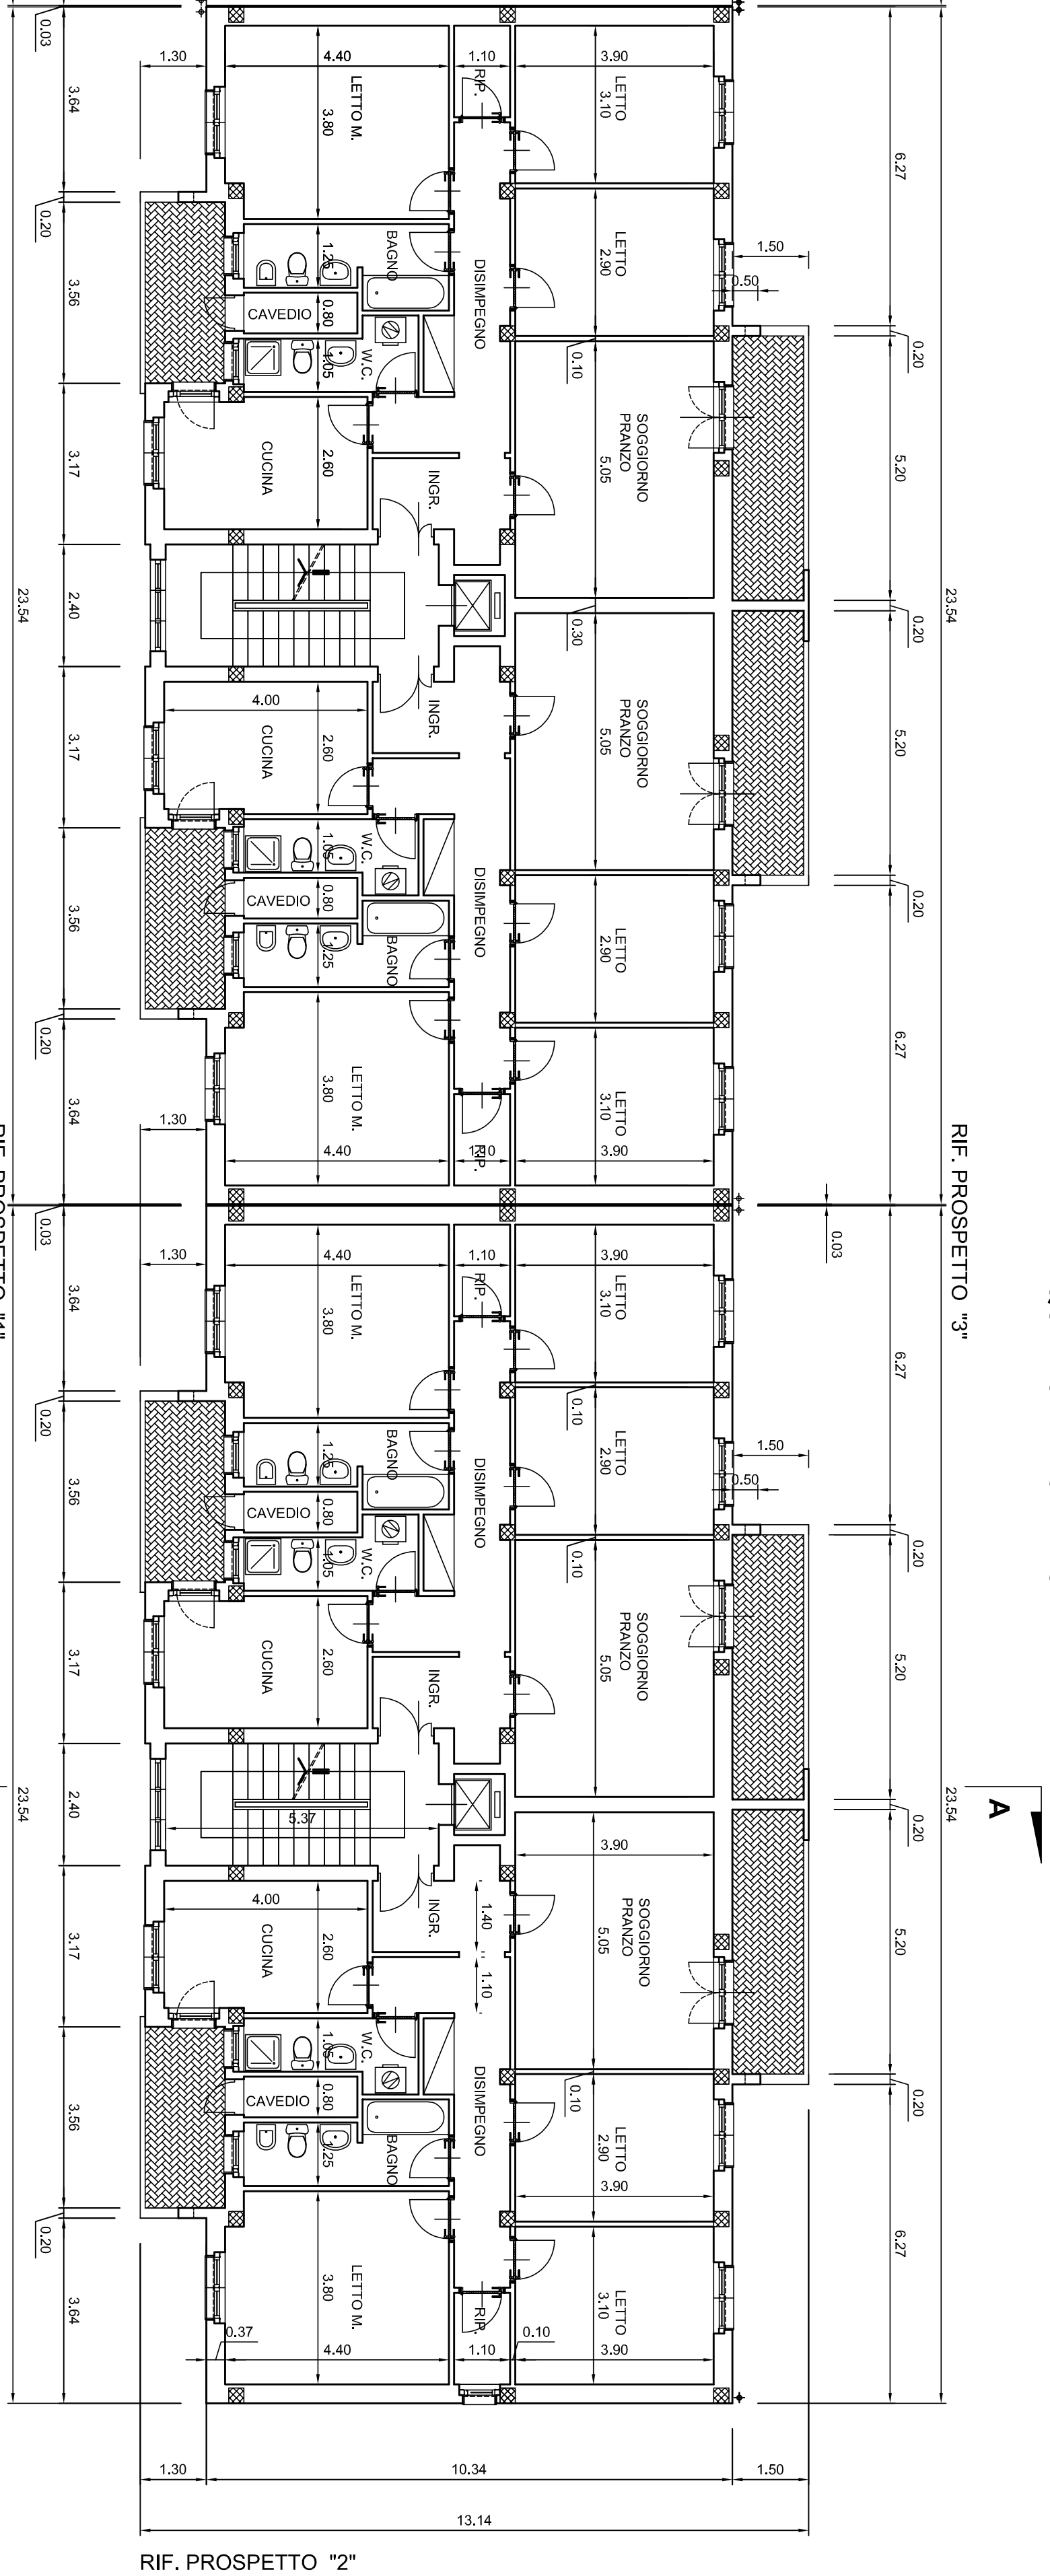

PIAZZA TRANQUILLO CREMONA

VIA DANIELE RANZONI

ARCA NORD SALENTINO
GIÀ I.A.C.P. PER LA PROVINCIA DI BRINDISI

INTERVENTO DI ERP
AL FINE DEL RECUPERO E RISANAMENTO
ALLOGGI E.R.P.
NEL COMUNE DI BRINDISI
QUARTIERE S. ELIA
VIA E. GOLA, VIA D. RANZONI - LOTTO 51.

PROGETTO ESECUTIVO

PROGETTISTA:

ING. ANTONIO LUCIANO

RESPONSABILE DEL PROCEDIMENTO:

ARCH. GIANLUIGI TUCI

COORDINATORE SICUREZZA
ING. ANTONIO LUCIANO

ING. ANTONIO LUCIANO

D.M.A.

SCALA: 1:100

ARCHIVO:

TAV. 4

PIANTA PIANO 4°